


Projeto Elétrico Escola
 Área: 318,88m²
 Escala: 1:50

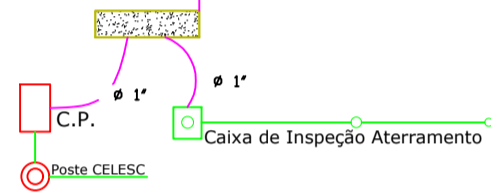


OBS: ANTES DE FAZER A EXECUÇÃO DAS TOMADAS PARA O AR CONDICIONADO, O DEPARTAMENTO DE ENGENHARIA DEVERÁ SER CONSULTADO, PARA VERIFICAR SE OCORRERAM ALTERAÇÕES.

QUADRO DE CARGAS ESCOLA - PAVIMENTO TÉRREO


TENSÃO 380/220 V

CIRCUITOS	LAMPADAS					TOMADAS					TOTAL (W)	PROT. (A)	FIO (mm ²)	FASES
	20	50	80	100	150	100	200	1.400	3.500	7.500				
C1	71										1.420	20	2,5	R
C2						07					700	20	2,5	R
C3						08					800	20	2,5	S
C4						16					1.600	20	2,5	R
C5						14					1.400	20	2,5	R
C6							01				1.400	25	2,5	T
C7							01				1.400	25	2,5	S
C8							01				1.400	25	2,5	R
C9						06					600	20	2,5	S
C10								01			3.500	30	2,5	S
C11									01		7.500	40	6,0	S
C12														
TOTAL	71	00	00	00	00	72	00	03	01	01	21.720	100	35,0	RST

Circuito	Descrição Circuitos (CD - 01)
C 1	Iluminação Todos os Ambientes da Escola
C 2	Tomadas de Uso Geral - Sala de Aula 01
C 3	Tomadas de Uso Geral - Sala de Aula 02
C 4	Tomadas de Uso Geral - Cozinha e Área de Serviço
C 5	Tomadas de Uso Geral - Sala de Aula 03, Banheiros e Pátio Coberto
C 6	Tomadas de Uso Específico - Ar Condicionado Sala de Aula 02
C 7	Tomadas de Uso Específico - Ar Condicionado Sala de Aula 02
C 8	Tomadas de Uso Específico - Ar Condicionado Sala de Aula 03
C 9	Tomadas de Uso Geral - Tomadas para Sistema Preventivo Contra Incêndio
C10	Tomadas de Uso Específico - Torneira Elétrica Cozinha
C11	Tomadas de Uso Específico - Chuveiro

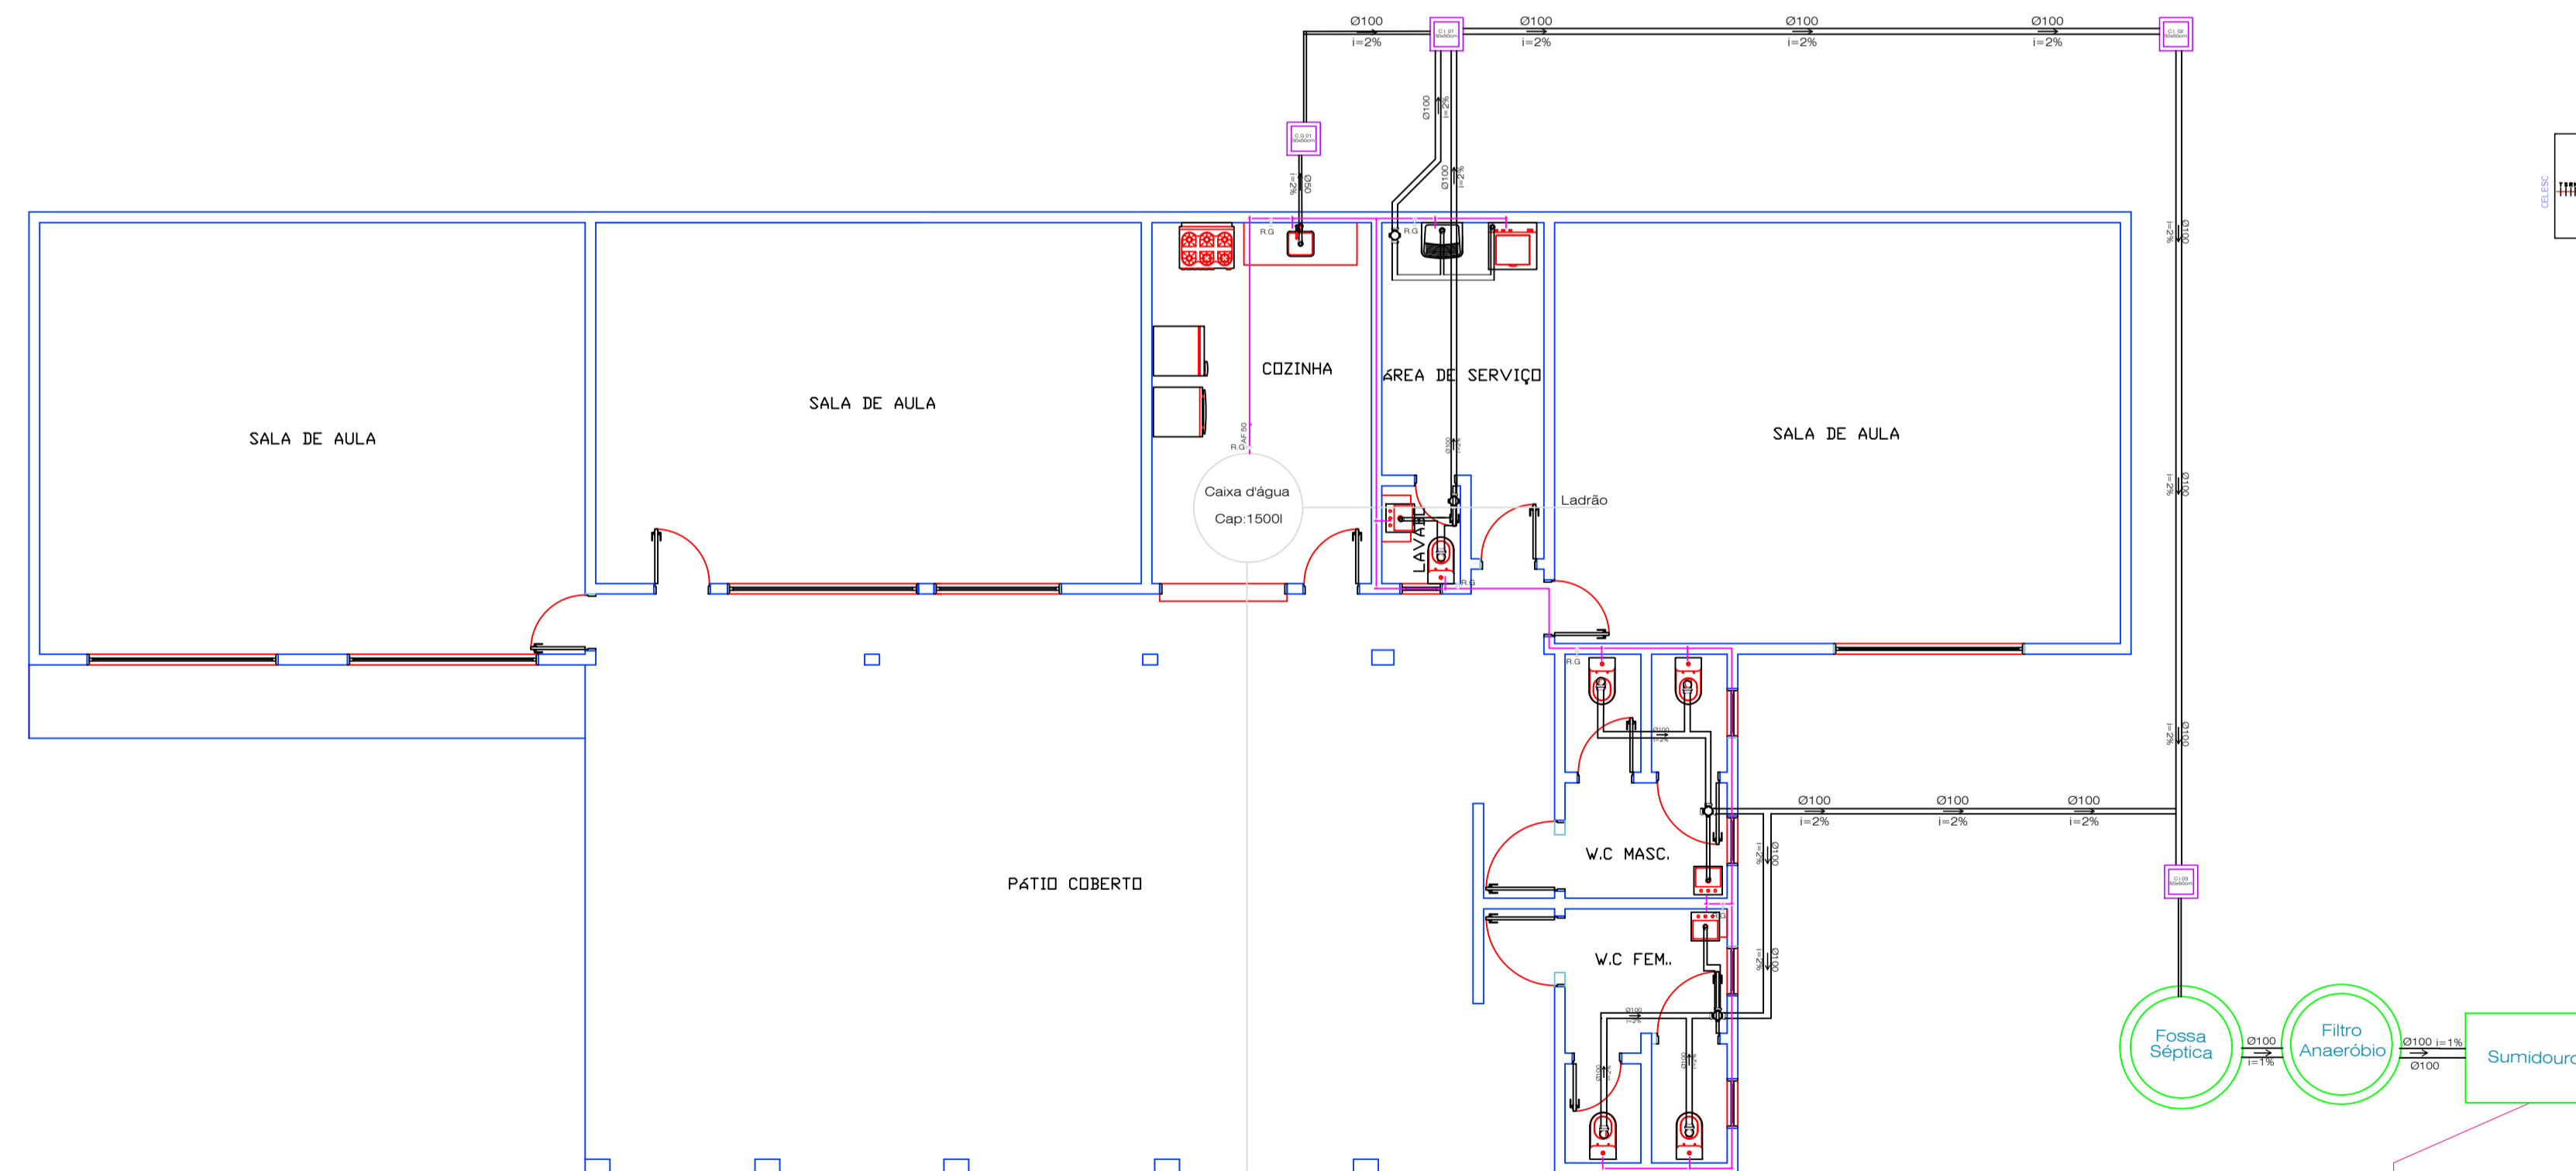

Projeto Hidrossanitário Escola
 Área: 318,88m²
 Escala: 1:50

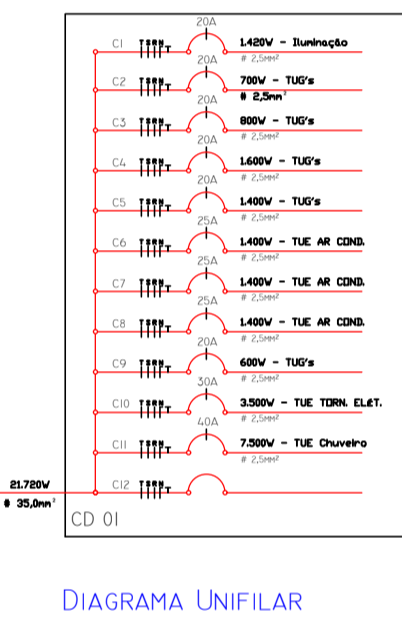

O Sistema de Tratamento de Efluentes deve estar no mínimo 1,50m das divisas

PREFEITURA MUNICIPAL DE MONTE CARLO Rodovia SC 456 - Km 15, s/nº - Centro CEP: 89618-000 montecarlo@montecarlo.sc.gov.br Telefone: (49) 3546 0194		PRANCHA Nº FOLHAS 03 03 Projeto: Reforma Escola E.E.B.M Fita Bisol Projeto: Monte Carlo - SC Escala: Indicada
REFERÊNCIA Projeto Elétrico Escola Projeto Hidrossanitário Escola LOCAL Vila Imassa - Bairro Interior - Monte Carlo/SC RESP TÉCNICO Eng. Civil - Eliza Rêlla - CREA/SC 19.956-0 - Arquiteta e Urbanista Janeri Romanatto - CAU/SC AIO5267-5		Data: Abril de 2022 Área Existente 318,88m²
CBR: Planta Baixa Escola de Educação Básica Municipal Fita Bisol LOCAL: MONTE CARLO - SC		