



PLANTA BAIXA
Área Construída: 756,42m²
Escala: 1:150

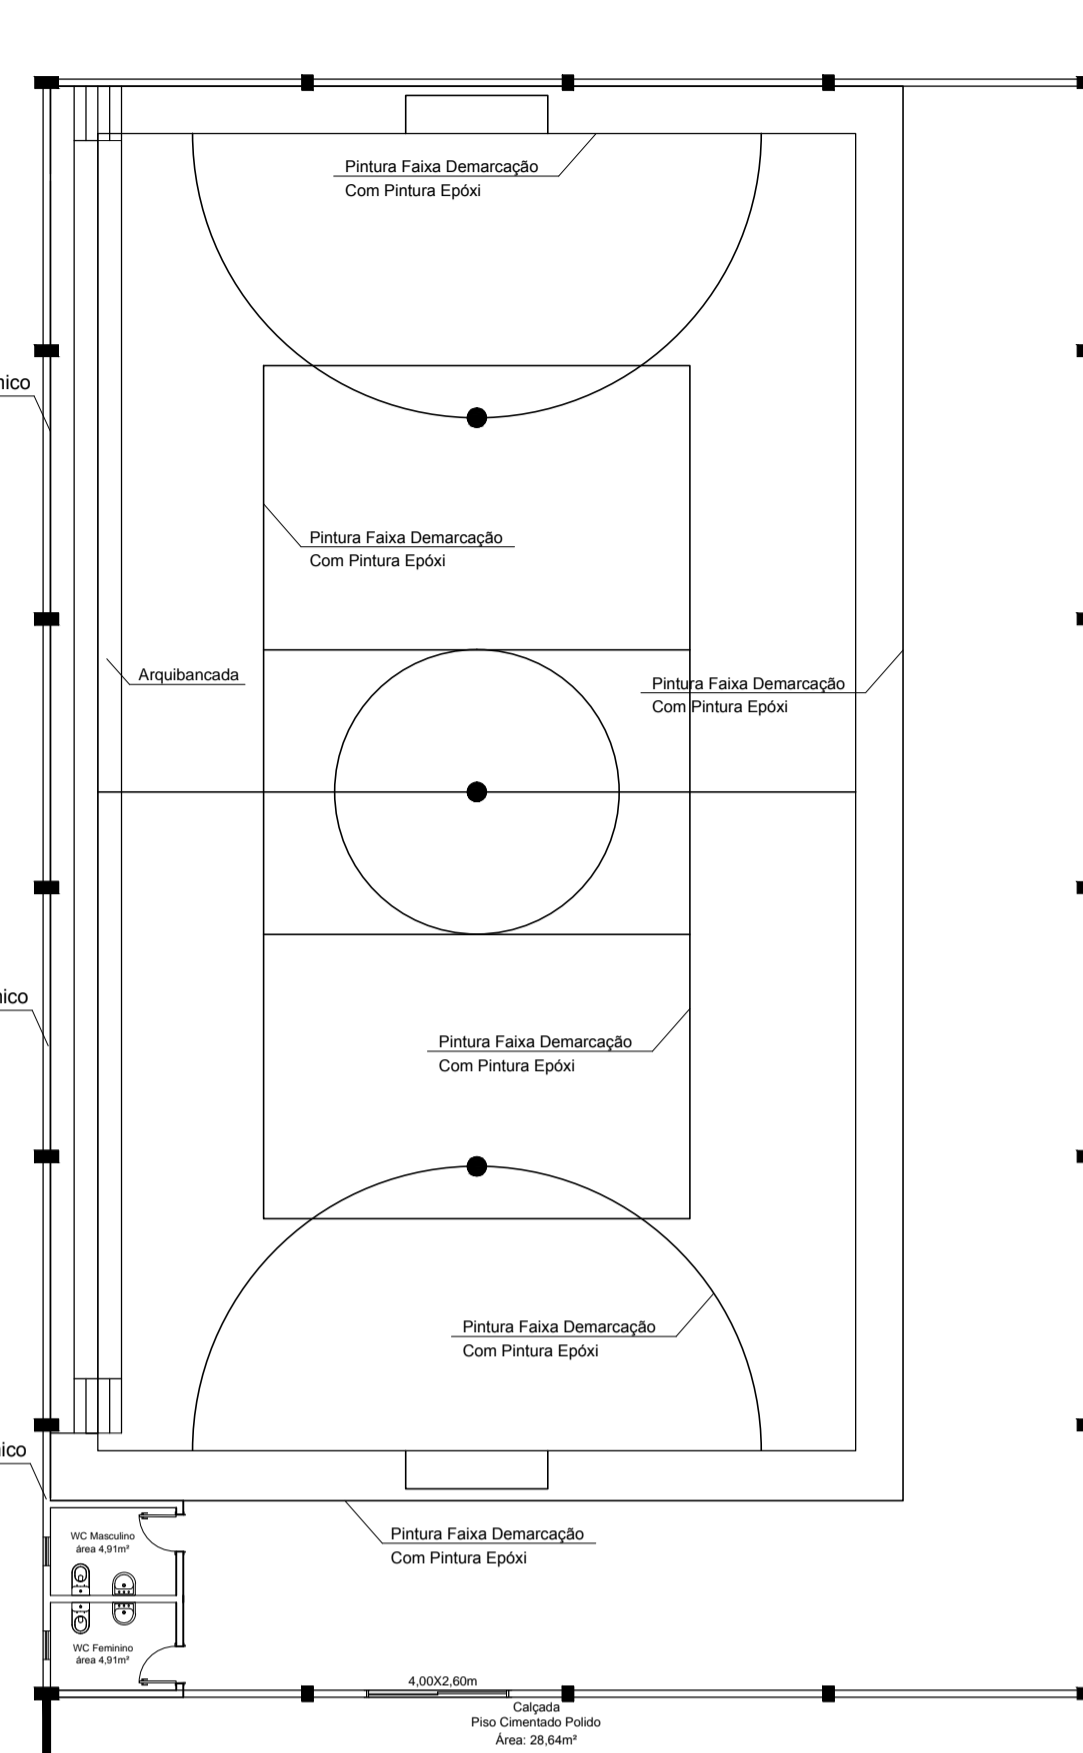



PLANTA BAIXA
Área Construída: 756,42m²
Escala: 1:150

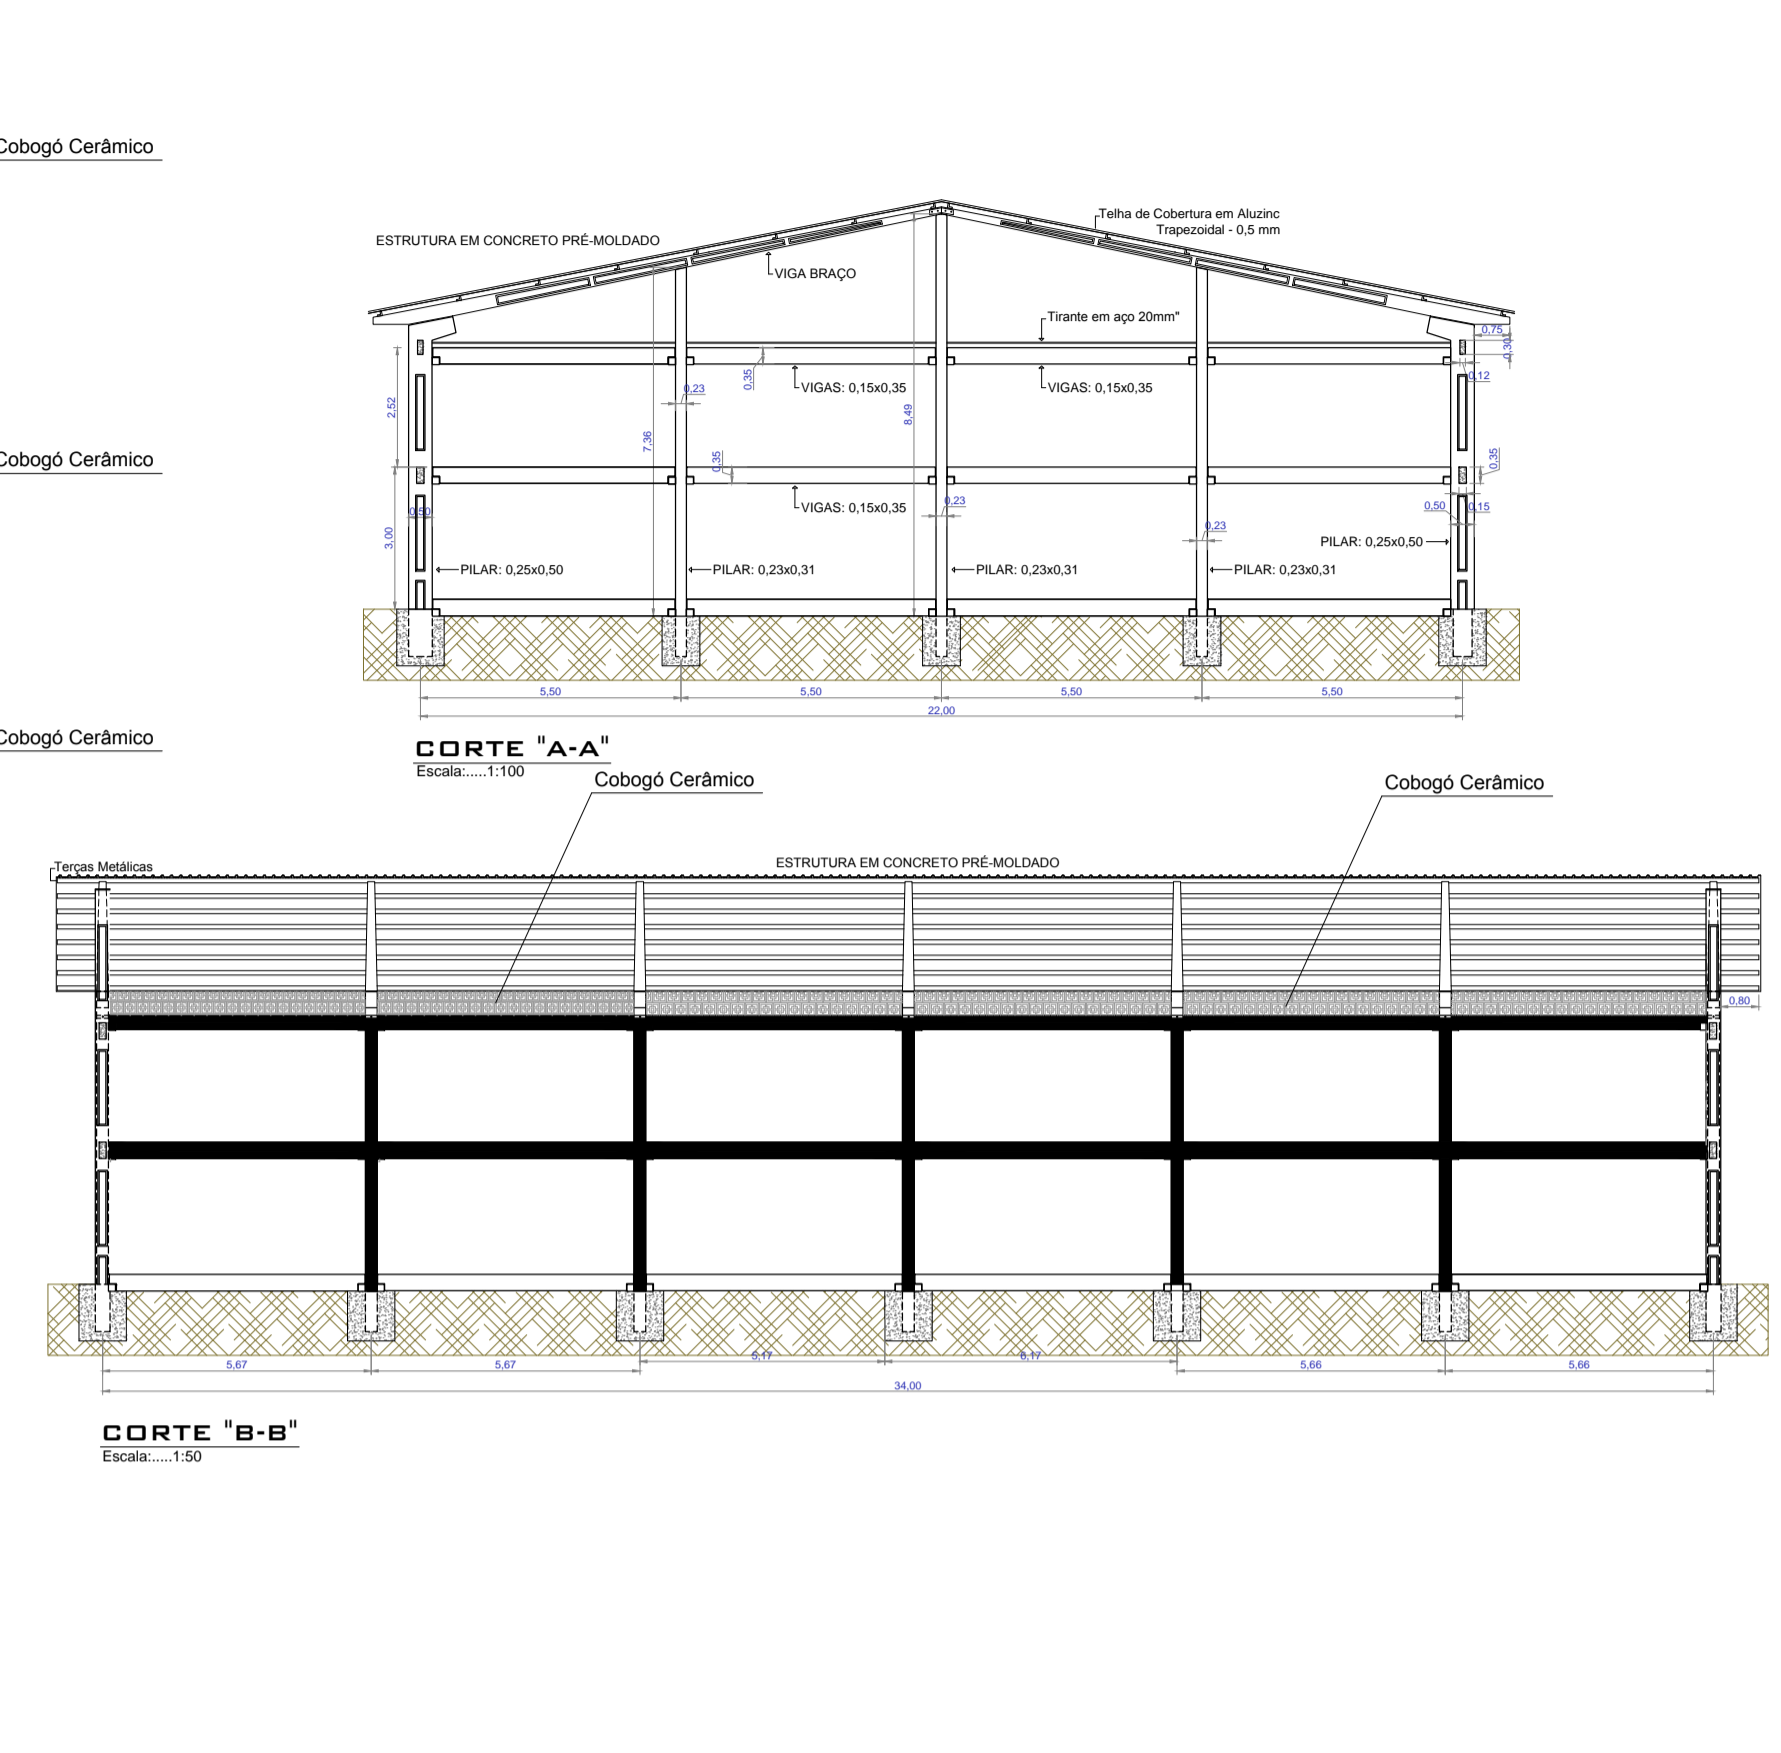


CORTE "A-A"
Escala: 1:100

CORTE "B-B"
Escala: 1:50

Detalhe Muro em Pedra Argamassada

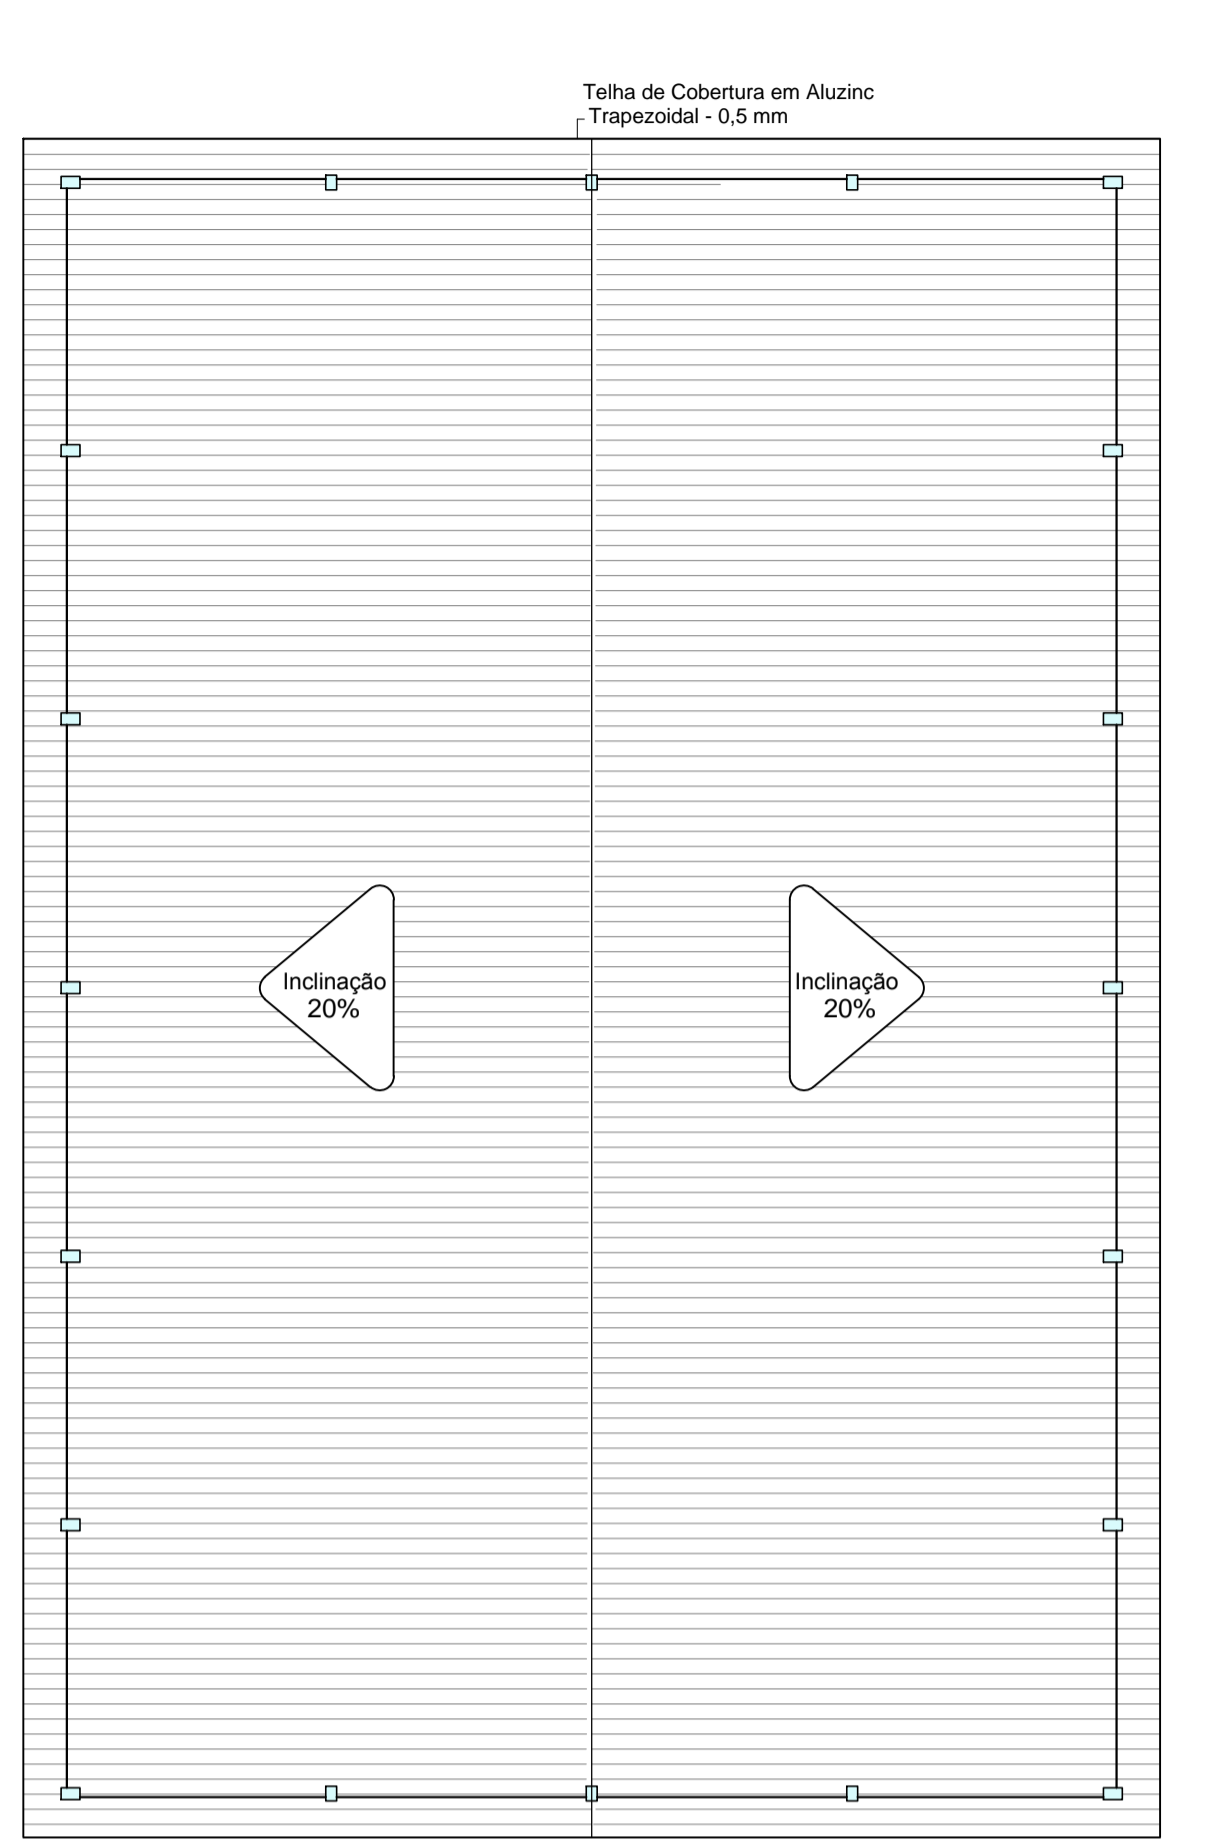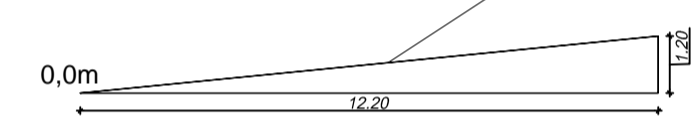

PLANTA DE COBERTURA
Escala: 1:250

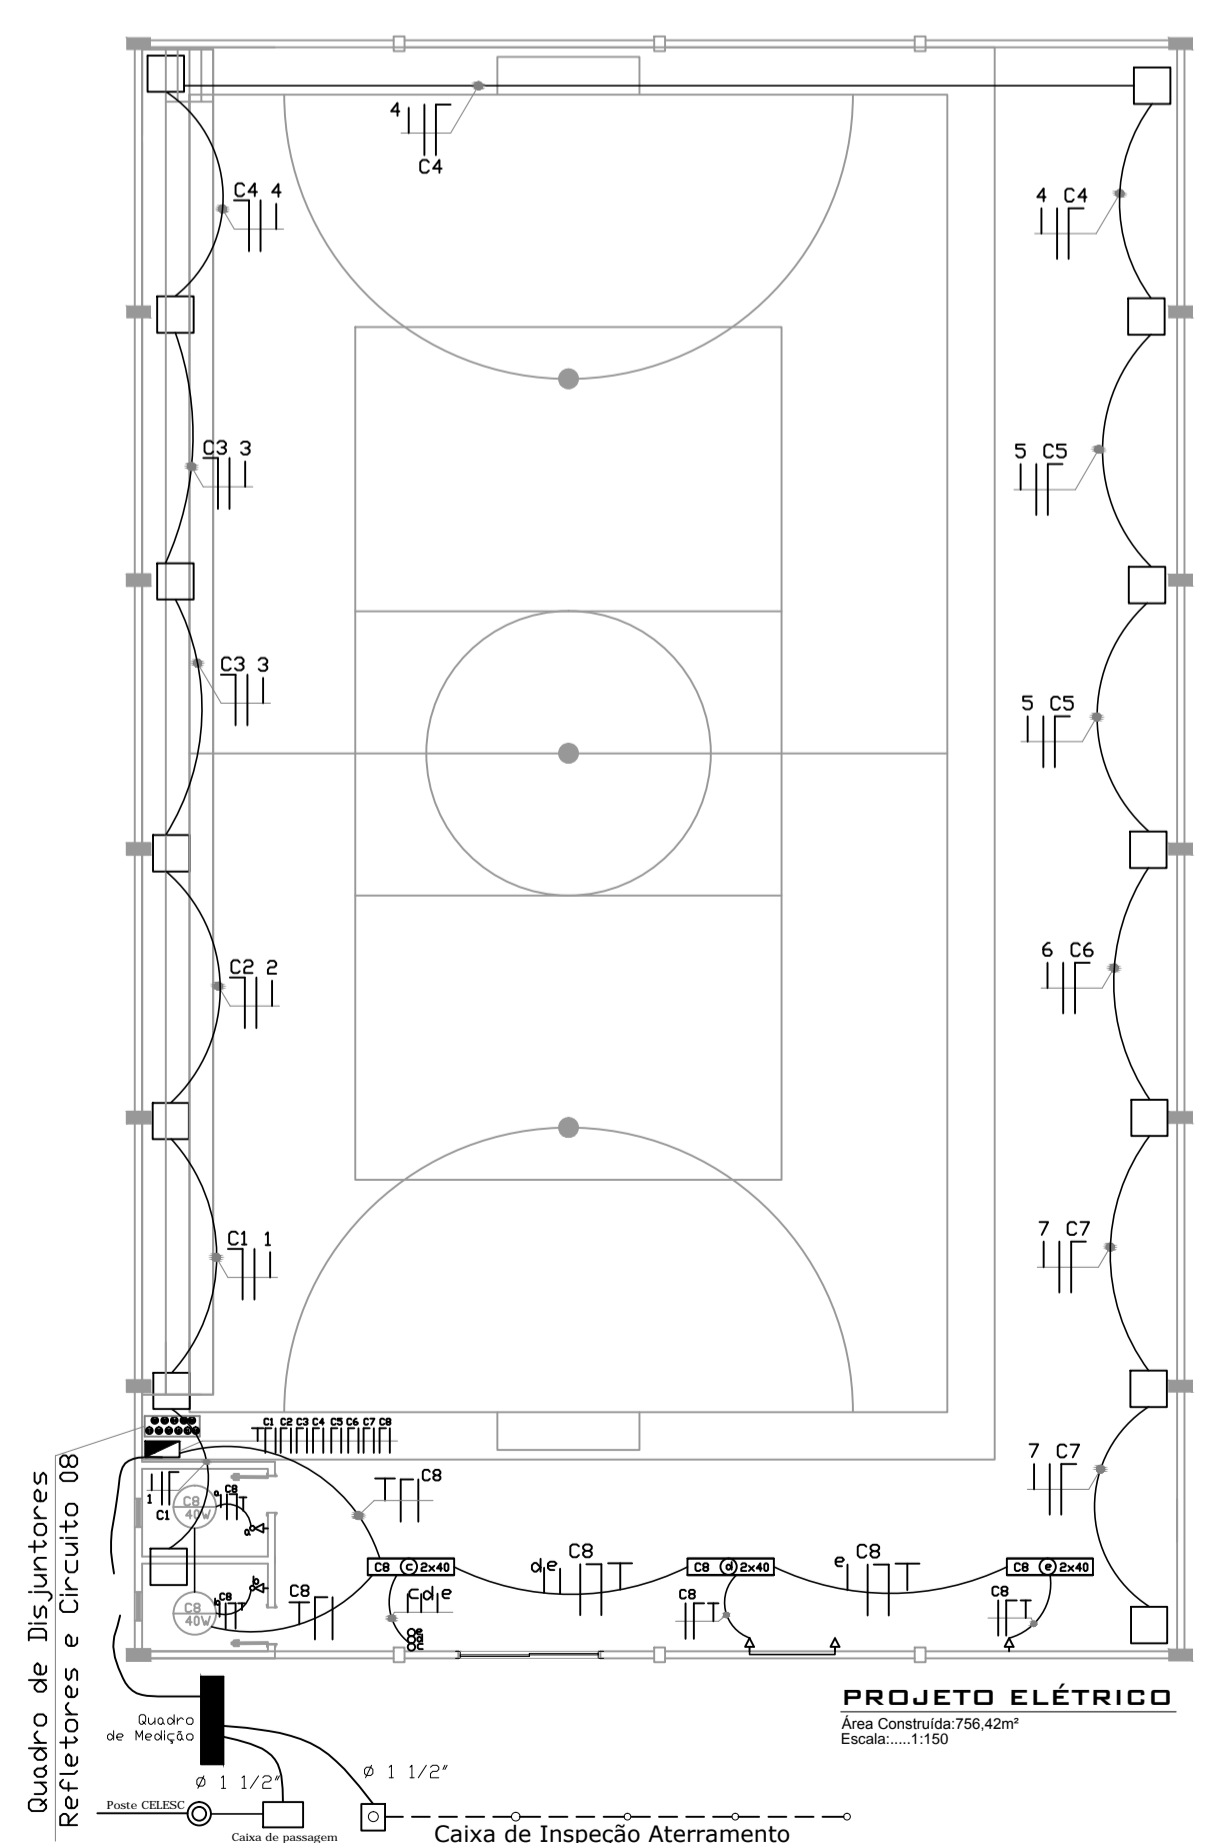


PROJETO ELÉTRICO
Área Construída: 756,42m²
Escala: 1:150

Quadro de Cargas e Distribuição 01

CIRCUITO	LÂMPADAS	TOMADAS	Potência (W)	CONDUTOR (mm²)	PROTEÇÃO A		
1	20W	40W	400W	200W	800	4,0	25
2	20W	40W	400W	200W	800	4,0	25
3	20W	40W	400W	200W	800	4,0	25
4	20W	40W	400W	200W	800	4,0	25
5	20W	40W	400W	200W	800	4,0	25
6	20W	40W	400W	200W	800	4,0	25
7	20W	40W	400W	200W	800	4,0	25
TOTAL	140W	280W	2800W	1400W	5600	16,0	50






LEGENDA ELÉTRICO

SÍMBOLO	ESPECIFICAÇÃO
○	TOMADA SIMPLES - ø 30 mm
▶	TOMADA SIMPLES - ø 110 cm
◀	TOMADA SIMPLES - ø 210 cm
□	CAIXA PARA TELEFONE
⊕	INTERRUPTOR SIMPLES
⊕	INTERRUPTOR DUPLO
⊕	INTERRUPTOR PARALELO SIMPLES
⊕	INTERRUPTOR PARALELO DUPLO
⊕	LÂMPADA FLUORESCENTE COMPACTA
⊕	LÂMPADA FLUORESCENTE
⊕	QUADRO DE MEDIÇÃO
⊕	QUADRO DE DISTRIBUIÇÃO
⊕	ELETRODUTO P/ PAREDE-LAÇ-FORNO
⊕	ELETRODUTO P/ RELEIENE
⊕	ELETRODUTO P/ FIO
⊕	CONTADOR FASE-NEUTRO-RETORNO-TERRA
⊕	ATERRAMENTO
⊕	RELEIENE 400W

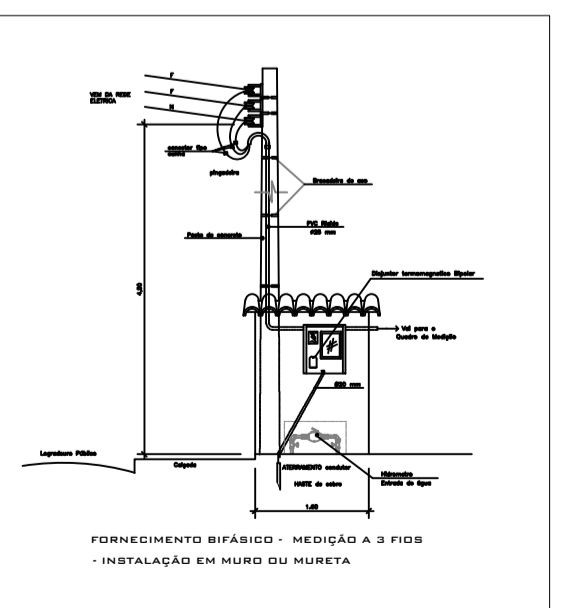

PROJETO HIDROSSANITÁRIO
Área Construída: 756,42m²
Escala: 1:150

Tubulação Esgoto Vaso Sanitário: ø100mm
Tubulação Esgoto Lavatório: ø40mm
Tubulação Água Fria: ø25mm

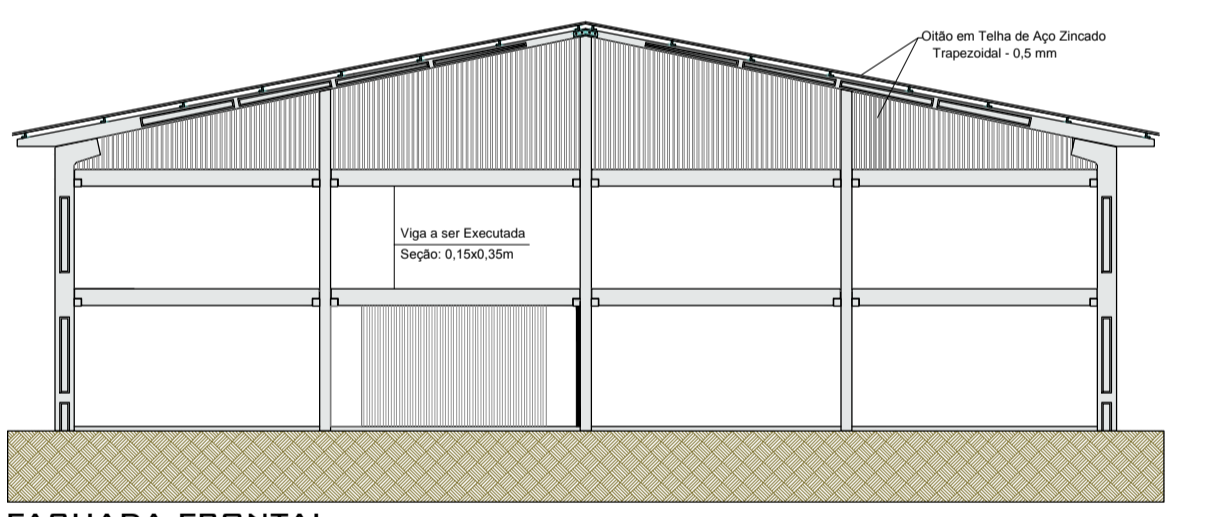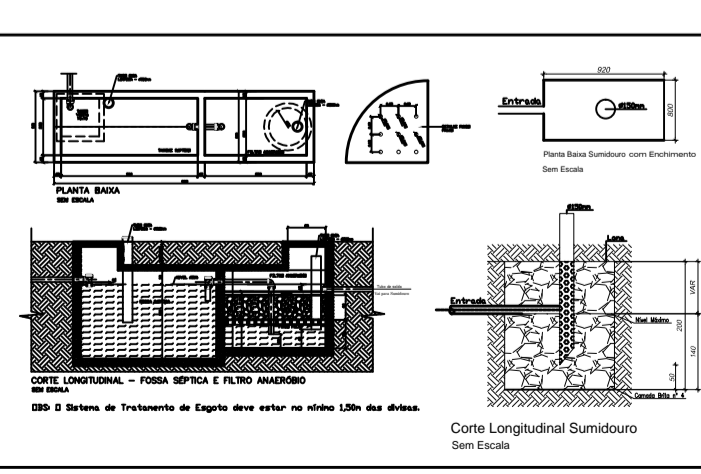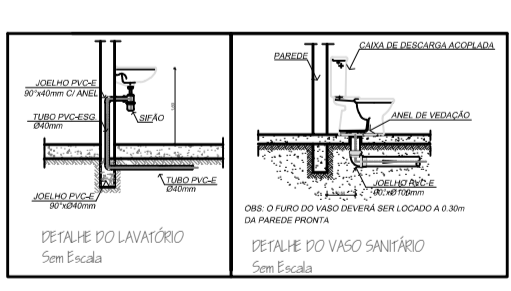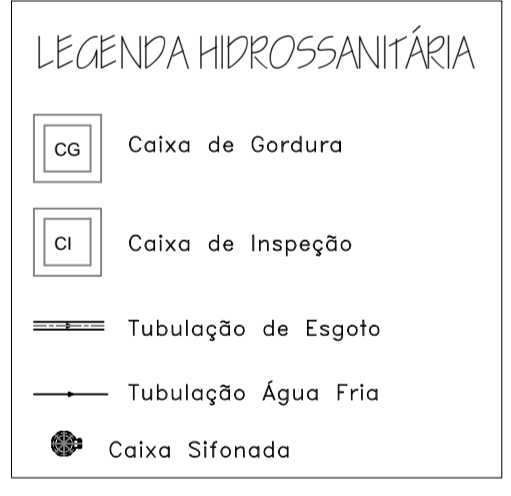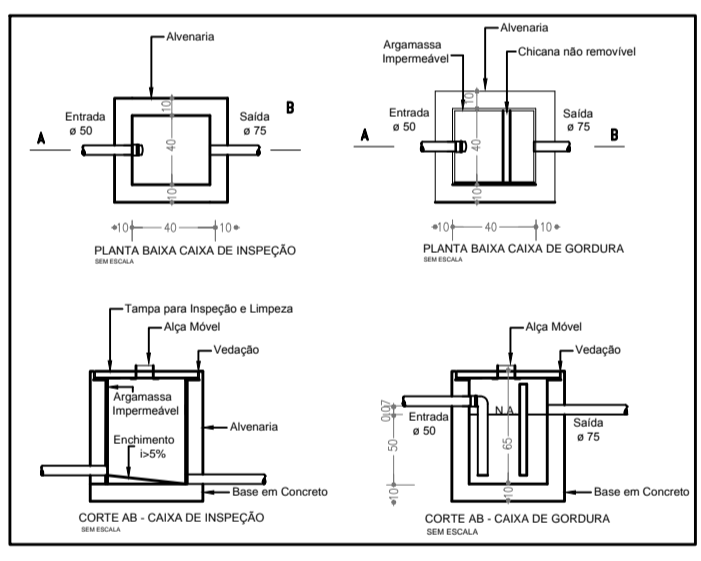

FACHADA FRONTAL
Área Construída: 756,42m²
Escala: 1:150

ESPAÇO RESERVADO À APROVAÇÃO.
NOTAS:
TODAS AS MEDIDAS ESTÃO EM METROS, CASO HOUVER DIVERGÊNCIAS ENTRE COTAS E ESCALA PREVALECERÃO AS COTAS.

PREFEITURA MUNICIPAL DE MONTE CARLO

Rodovia SC 456 - Km 15, s/nº - Centro montecarlo@montecarlo.sc.gov.br
CEP: 89618-000 Telefone: (49) 3546-0194

REFERÊNCIA: Planta Baixa; Corte A-A; Corte B-B; Fachada Frontal; Planta de Cobertura; Projeto Elétrico; Projeto Hidrossanitário e Detalhamentos

LOCAL: RUA ATAÍDE JARDIM PINHEIRO - MONTE CARLO/SC

RESP. TÉCNICO: Engenheira Civil - Eliza Bula - CREA-SC 119.886-0

OBRA: COBERTURA E FECHAMENTO DE QUADRA DE ESPORTES - E.E.B MARIA DO ROSÁRIO

LOCAL: MONTE CARLO - SC

FRANCHA Nº FOLHAS

01 01

ARQUIVO PIMCO/COBERT. DE QUADRAMARIA

ESCALA 1:150

DATA JULHO 2015

DESENHO JANIERI ROMANATO

ÁREA TOTAL DA CONSTRUÇÃO 756,42 m²