




PLANTA BAIXA
Área Construída: 756,42m²
Escala: 1:150

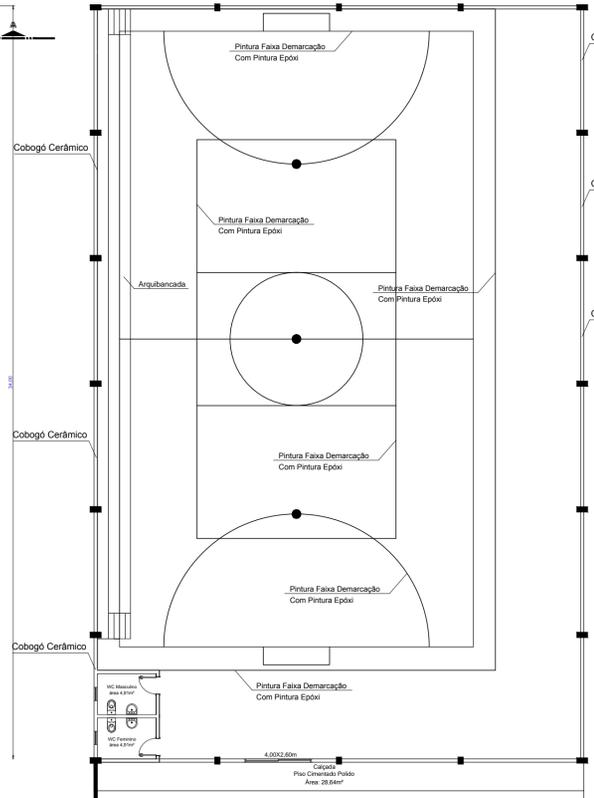


PLANTA BAIXA
Área Construída: 756,42m²
Escala: 1:150

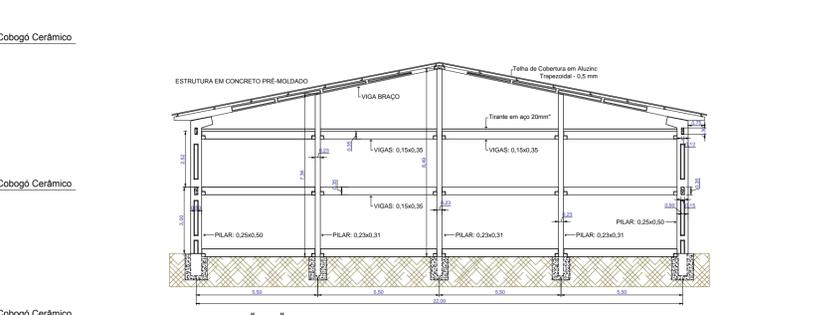


CORTE "A-A"
Escala: 1:100

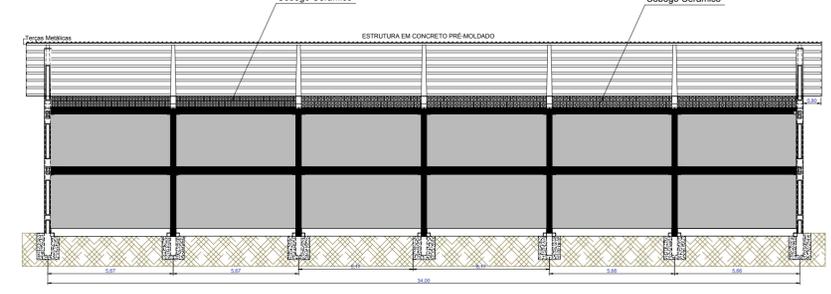


CORTE "B-B"
Escala: 1:50

 


Detalhe Muro em Pedra Argamassada

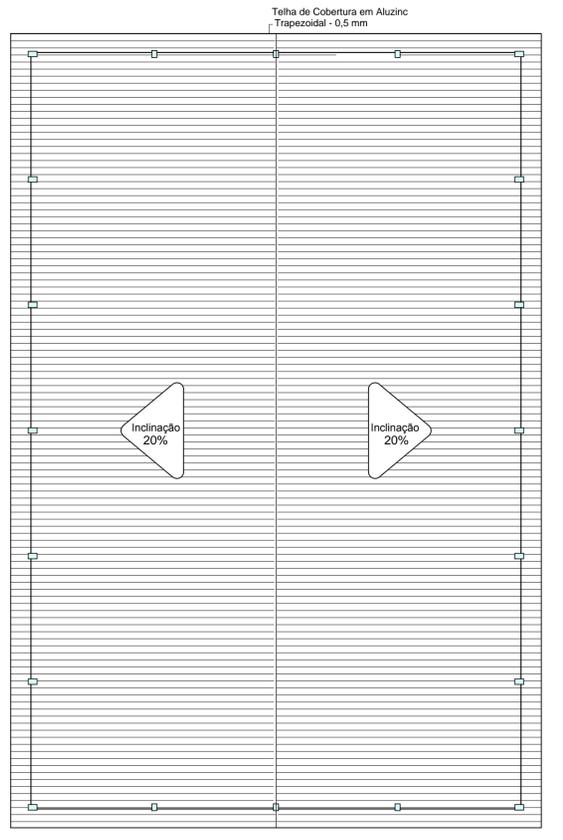

PLANTA DE COBERTURA
Escala: 1:250

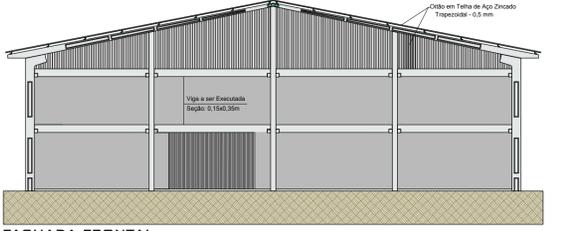

FACHADA FRONTAL
Área Construída: 756,42m²
Escala: 1:150

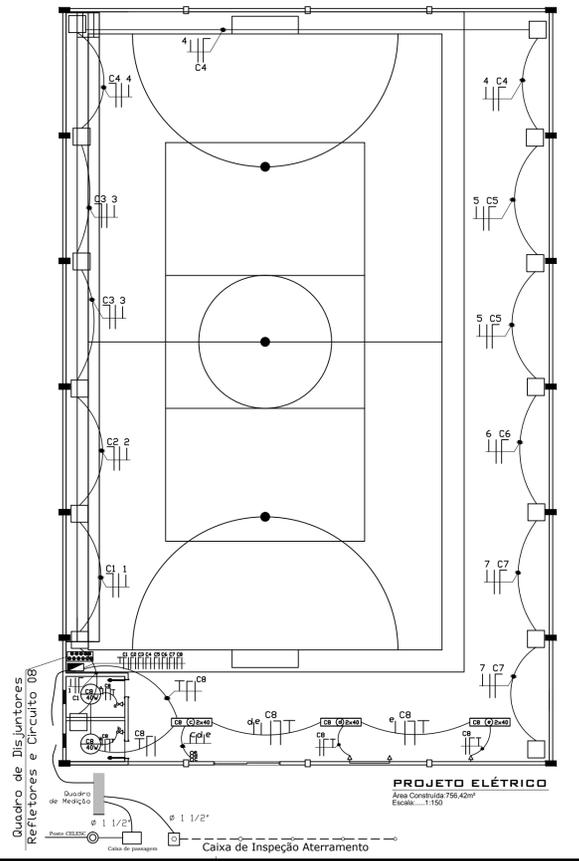



PROJETO ELÉTRICO
Área Construída: 756,42m²
Escala: 1:150

Quadro de Cargas e Distribuição 01

CIRCUITO	LÂMPADAS				TOMADAS	Potência (W)	CONDUTOR (mm²)	PROTEÇÃO A
	20W	40W	100W	400W				
1	-	-	-	02	-	800	4,0	25
2	-	-	-	02	-	800	4,0	25
3	-	-	-	02	-	800	4,0	25
4	-	-	-	02	-	800	4,0	25
5	-	-	-	02	-	800	4,0	25
6	-	-	-	02	-	800	4,0	25
7	-	-	-	02	-	800	4,0	25
8	-	-	-	02	-	800	4,0	25
TOTAL	-	-	-	14	02	6.400	16,0	70


LEGENDA ELÉTRICO

SÍMBOLO	ESPECIFICAÇÃO
○	TOMADA SIMPLES - ø 30 mm
▶	TOMADA SIMPLES - ø 110 cm
▶	TOMADA SIMPLES - ø 210 cm
○	SAÍDA PARA TELEFONE
⋈	INTERRUPTOR SIMPLES
⋈	INTERRUPTOR DUPLO
⋈	INTERRUPTOR PARALELO SIMPLES
⋈	INTERRUPTOR PARALELO DUPLO
⋈	LÂMPADA FLUORESCENTE COMPACTA
⋈	LÂMPADA FLUORESCENTE
⋈	QUADRO DE MEDIÇÃO
⋈	QUADRO DE DISTRIBUIÇÃO
⋈	ELETRODUTO P/ PAREDE-LAÇ-FORRO
⋈	ELETRODUTO P/ RELEVE
⋈	ELETRODUTO P/ PISO
⋈	CONTORLOR FASE-NEUTRO-RETORNO-TERRA
⋈	ATERRAMENTO
⋈	RELEVE 400W


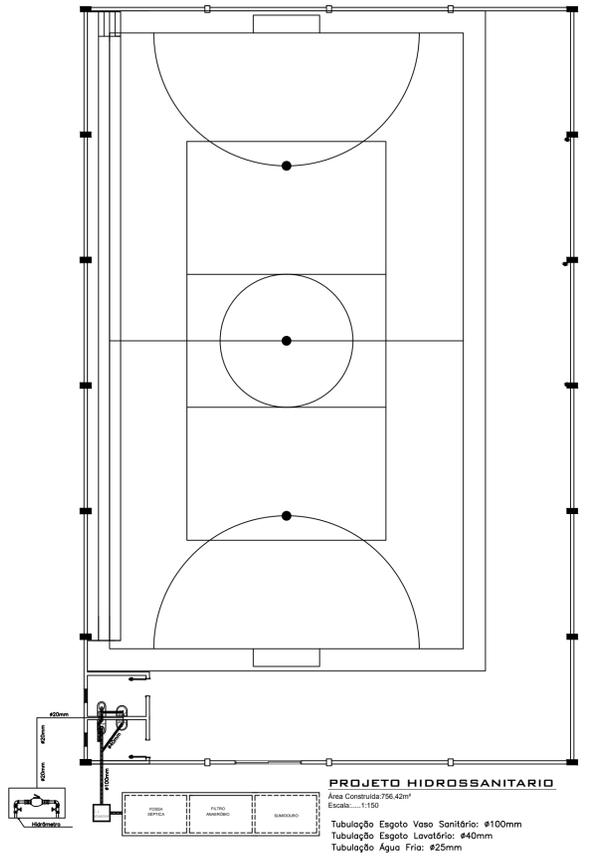
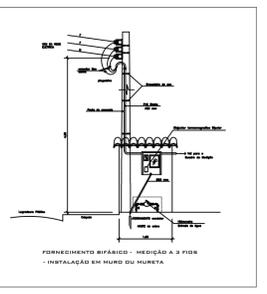


PROJETO HIDROSSANITÁRIO
Área Construída: 756,42m²
Escala: 1:150

Tubulação Esgoto Vaso Sanitário: ø100mm
Tubulação Esgoto Lavatório: ø40mm
Tubulação Água Fria: ø25mm

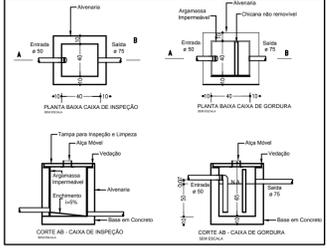

LEGENDA HIDROSSANITÁRIA

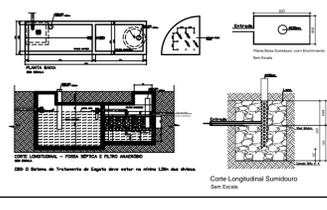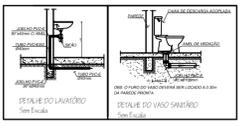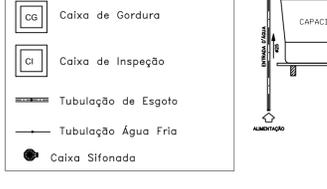

ESPAÇO RESERVADO À APROVAÇÃO.
NOTAS:
TODAS AS MEDIDAS ESTÃO EM METROS, CASO HOUVER DIVERGÊNCIAS ENTRE COTAS E ESCALA PREVALECERÃO AS COTAS.

PREFEITURA MUNICIPAL DE MONTE CARLO
Rodovia SC 456 - Km 15, s/nº - Centro
CEP: 89618-000

montecarlo@montecarlo.sc.gov.br
Telefone: (49) 3546-0194
RUA ATAÍDE JARDIM PINHEIRO - MONTE CARLO/SC
RESP. TÉCNICO: Engenheira Civil - Eliza Bula - CREA-SC 119.886-0

OBRA:
COBERTURA E FECHAMENTO DE QUADRA DE ESPORTES - E.E.B MARIA DO ROSÁRIO
LOCAL: MONTE CARLO - SC

FRANCHA	Nº FOLHAS
01	01
ARQUIVO	Nº FOLHAS
PIMCO/COBERT. DE QUADRAMARIA	ESCALA
	1:150
	DATA
	FEVEREIRO DE 2016
	DESENHO
	JANIERI ROMANATO
	ÁREA TOTAL DA CONSTRUÇÃO
	756,42 m²
	LOCAL
	MONTE CARLO - SC