


PROJETO HIDROSSANITÁRIO

Escala: 1:50

- ### LEGENDA HIDROSSANITÁRIA
- Água Fria 20mm
 - Água Fria 25mm
 - Água Fria 34mm
 - Esgoto 40mm
 - Esgoto 75mm
 - Esgoto 100mm
 - CA Caixa D'água
 - CAP Coluna de Água Fria
 - CG Caixa de Gordura
 - CI Caixa de Inspeção


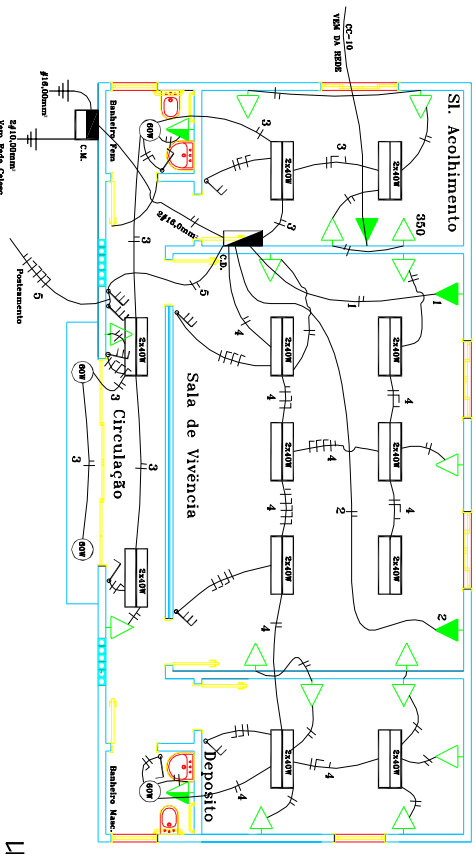


PROJETO ELÉTRICO


Escala: 1:50

- ### LEGENDA / SIMBOLOGIA
- | SÍMBOLO | ESPECIFICAÇÃO |
|---------|---------------------------------------|
| | EXTINTOR DE FÓSFORO - (PQ3) - 4kg |
| | Extintor de água |
| | Extintor de incêndio com simulação BA |


Detalhe Extintor

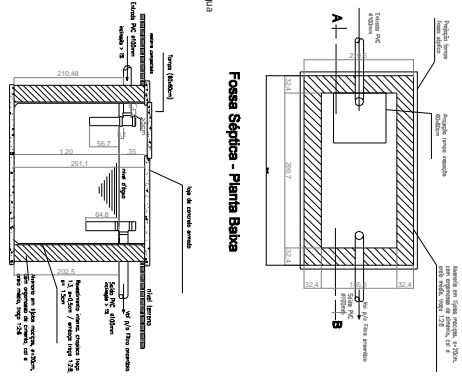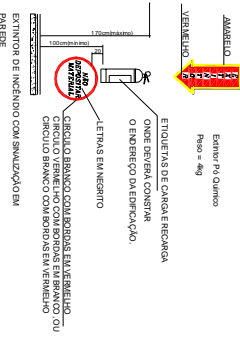

Sistema de tratamento FOSSA SÊPTICA

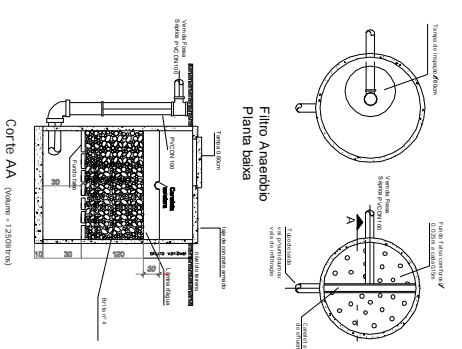

Sistema de tratamento Filtro anaeróbio

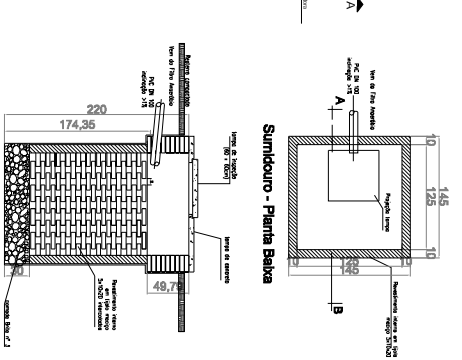

Sistema de Tratamento Surtidouro

QUADRO DE CARGAS

| CIRC. | TOMADAS | | LAMPADAS | | FIO DISL. mm² | TOTAL W |
|---------|---------|---|----------|----|---------------|---------|
| | 1 | 2 | 1 | 2 | | |
| 1 Split | | 1 | | 60 | 6.0 | 4000 |
| 2 Split | | 1 | | 20 | 6.0 | 4000 |
| 3 | 6 | 1 | 8 | 3 | 4.0 | 1450 |
| 4 | 11 | | 16 | 1 | 4.0 | 1800 |
| 5 | | | | 15 | 6.0 | 3750 |
| TOTAL | 17 | 2 | 24 | 4 | 15 | 15000 |

OBS.: Fiação não colada 2,50mm² Eletroduto não colado 3/4"

DEMANDA

Aquecimento Tomada $0.92 \times 8000 = 7360$

Lampada Tomada $0.60 \times 7000 = 4200$

Lampada TOTAL $11560W$

LEGENDA ELÉTRICA

- Eletroduto embudo
- Condutores neutro, fase, retorno e terra em alumínio.
- Interruptor duplo.
- Interruptor simples.
- Interruptor paralelo simples.
- Tomada simples - a 1,10m do piso.
- Tomada simples - a 0,30m do piso.
- Tomada Telefone
- Tomada simples - a 2,10m do piso.
- Luminária incandescente
- Quadro de Distribuição
- Aterramento
- Luminária Fluorescente



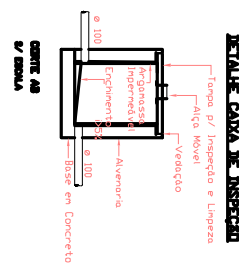


DIAGRAMA UNIFILAR

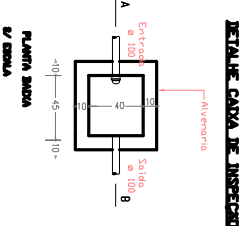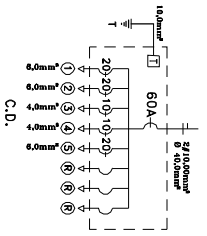

Prefeitura Municipal de Monte Carlo
 Rua SC 496, 1a B - Centro - Monte Carlo - SC Fone: (49) 3546-0194
 e-mail: montecarlo@montecarlo.sc.gov.br - CEP 89618-000

CONSTRUÇÃO DA ACADÊMIA DA SAÚDE

Proj. Técnico: Eng. GM Cristiano de S. Linder
 CREA/SC 096175-4

Proj. Elétrico: Hidráulico: Preventivo Incêndio

Arquiteto: Jamir Romualdo

Maio/2012

04 - 04